


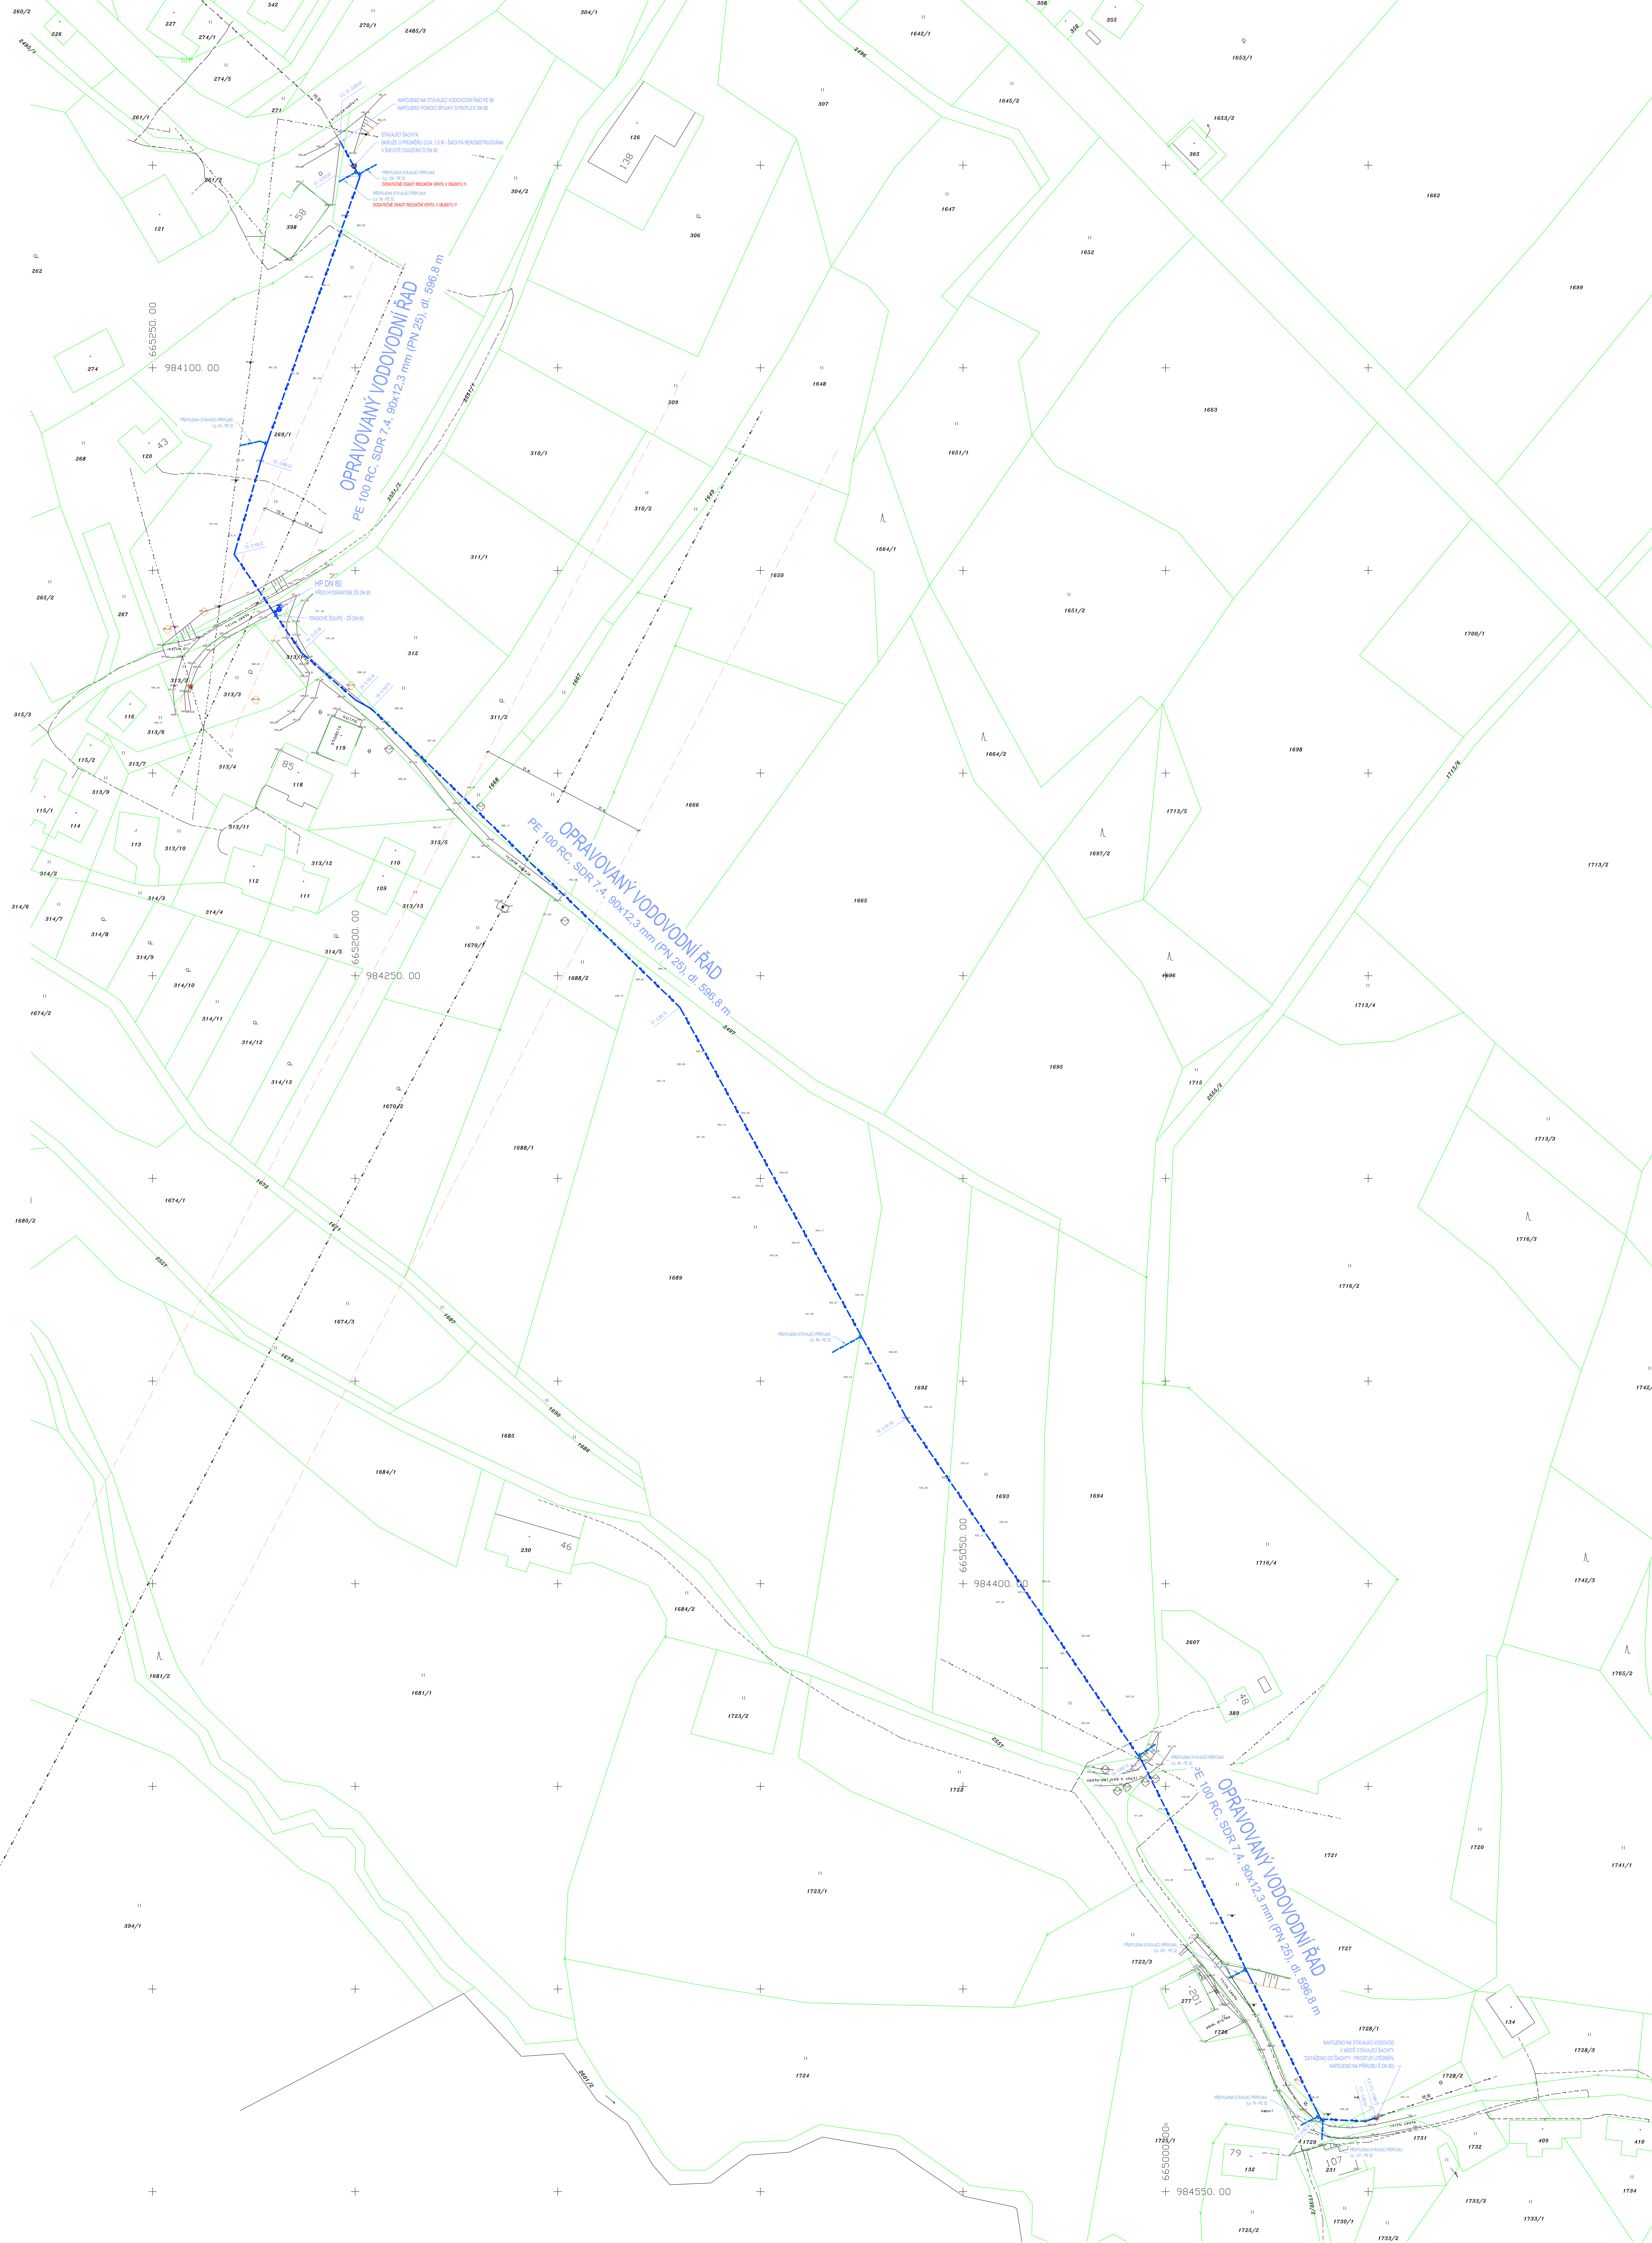

LEGENDA:

STAVAJÍCÍ SÍTĚ
--- VODOVODNÍ ŘÁD
--- ELEKTRO VN - PODZEM.
--- ELEKTRO VN - NAZEM.
--- ELEKTRO VVN - NAZEM.
--- ELEKTRO VVN - PODZEM.
--- SÓL. VED. - PODZEM.

SO 300 VODOVODNÍ ŘÁD
--- VODOVODNÍ ŘÁD
--- PŘEPOJOVÁNÉ VODOVODNÍ PŘÍPOJKY
--- HYDRANT PODZEMNÍ / NAZEMNÍ

OSTATNÍ
--- ZAMĚŘENÉ HRANICE POZEMKŮ DLE KM

Pozn: VŠECHNE PRŮBĚHY STAVAJÍCÍCH SÍTÍ JSOU ZAKRESLENY POUZE ORIENTAČNĚ DLE DOSTUPNÝCH INFORMACÍ. PŘED ZAHÁJENÍM STAVBY JE NEUTNĚ VŠECHNY SÍTĚ VYJÍT!

Paré: VYSOKÉ NAD JIZEROU – OPRAVA VODOVODNÍHO ŘÁDU Sklenář - Sodrovi - Mandovo, k.ú. Sklenář	
Objednatel: město Vysoké nad Jizerou Náměstí Dr. Karla Kramáře 227 512 11 Vysoká nad Jizerou IČO: 00278294	Zpracovatel ČASTI: PK PROJEKT PK Projekt s.r.o. Projektování, inženýrská činnost Hrubá 275, 511 01 Turnov www.pkprojekt.cz, tel.: +420 484 840 467 e-mail: pkprojekt@pkprojekt.cz
	Výpracoval: Ing. Petr Koldovský Odpovědný projektant: Ing. Petr Koldovský
Místo: Sklenář - Sodrovi - Mandovo, k.ú. Sklenář	Datum: 02.2021
Část: SO 300 - OPRAVA VODOVODNÍHO ŘÁDU	Měřítko: 1:500
Výřez: SITUACE	Stupeň: DLE OPRAV
	Č. výřezu: 02 0